


RZUT I PIĘTRO skala 1:100

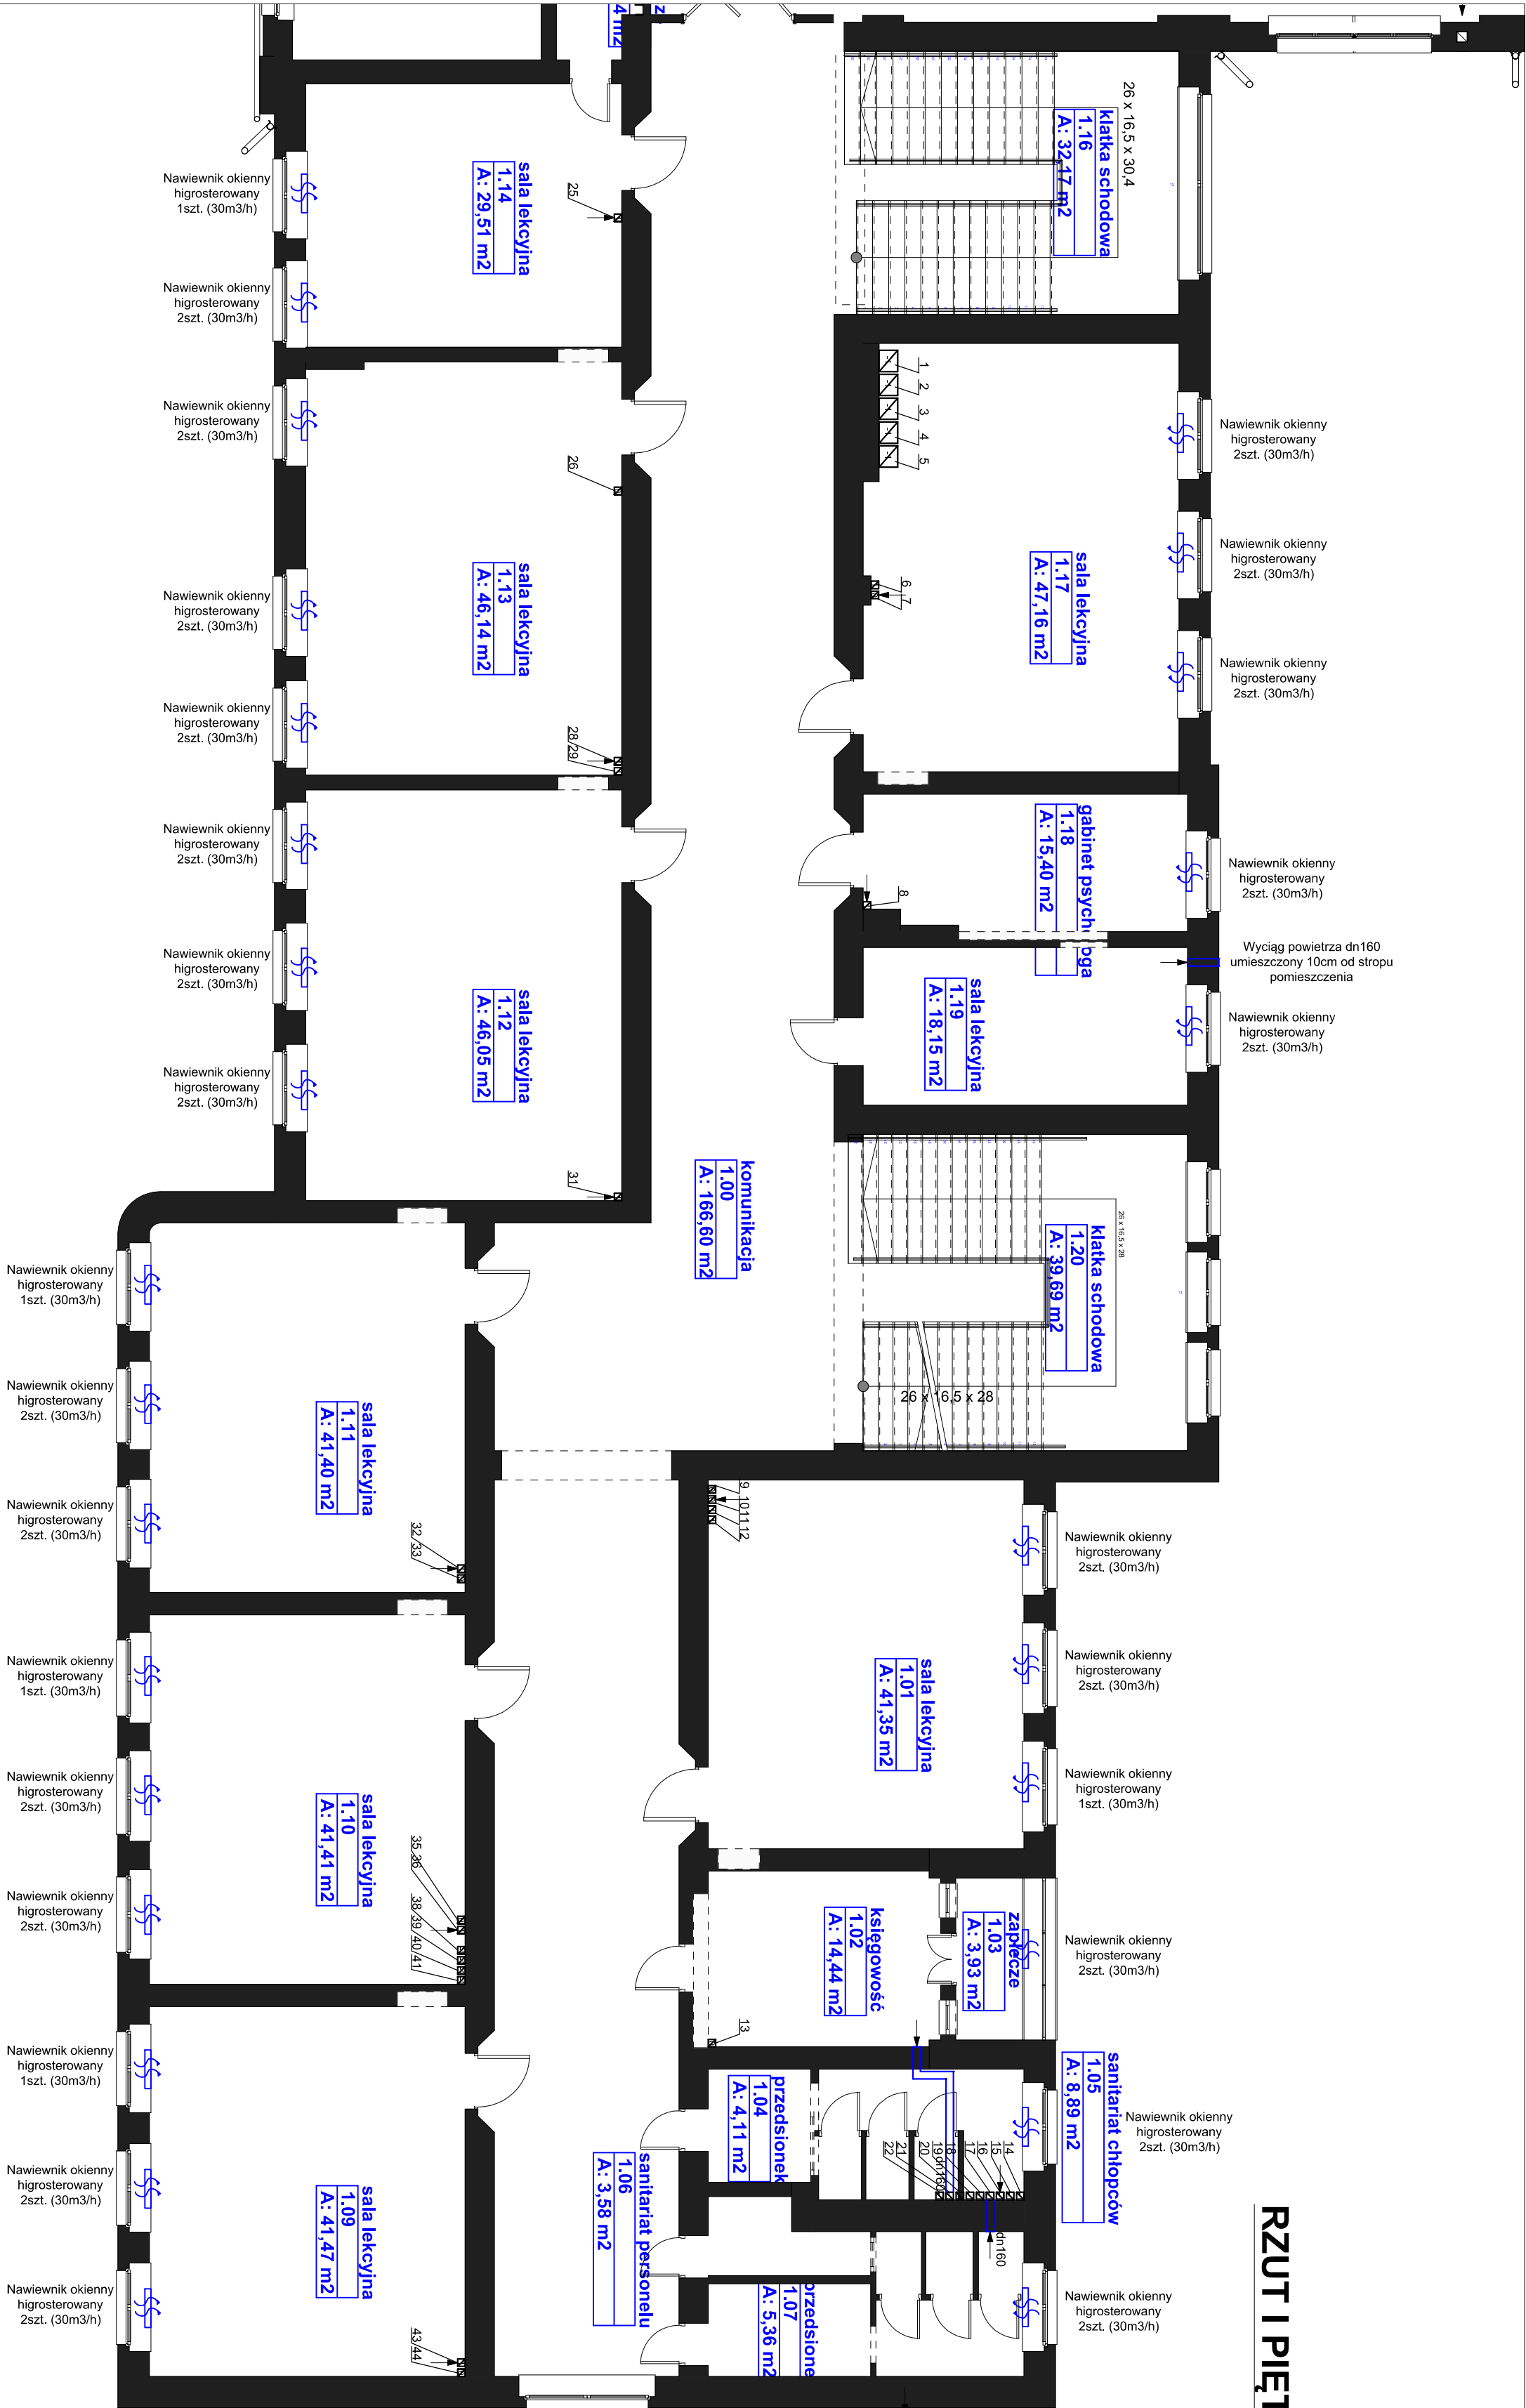

UWAGA:  
- pomieszczenia opisane Szkoła Podstawowa nr 3  
- pomieszczenia nie opisane Zespołu Szkół  
Ekonomiczno-Hotelarskich (tylko numer)

Legenda :

- INSTALACJA WENTYLACJI NAWIEWNEJ – projektowano
- INSTALACJA WENTYLACJI WYWIEWNEJ – projektowano

MASTERTECH II Wojciech Woźniak			
78-100 Kolobrzeg, ul. Łopuskiego 14/9			
Tel.: +693 022 999			
w.woznick@moistech.info			
TEMAT:	SZKOŁA PODSTAWOWA NR3		
ADRES:	Szkoła Podstawowa nr 3		
INWESTYCJA:	ul. Łopuskiego 15		
INWESTOR:	Szkoła Podstawowa nr 3		
BRANŻA:	ul. Łopuskiego 15		
PROJEKTANT:	SANITARIUM		
OPRACOWANIE:	PROJEKT BUDOWLANY		
SPRAWDZIŁ:	mgr inż. ZAP/01517P/BS/17		
RYSUJEK:	RZUT I PIĘTRO - instalacja wentylacji		
DATA:	15.07.2019r.	SKALA:	1:100
TEN RYSUNEK OBEJMUJE JEST PRACĄ AUTORSKĄ PRACY MASTERTECH II WOJCIECH WOŹNIAK I NIE MOŻE BYĆ KOPLOWANA DO ŻADNEJ BUDOWLANIOWEJ PRACY INŻYNIERSKIEJ.			
S.03			

- Przewody kominy nr 35-41, 28-29 są kominiarni portkowymi Rozdzielenie przewodów jest na wysokości stropu strychu.
- W celu określenia ilości przewodów kominiowych o nr 23-24, 26-27, 9-12, 8, 6-7 proponuję wykonać rozkucia na wysokości II piętra podłazę blok kominiowy jest większy niż na strychu.
- Przewody od 5 do 44 mają wymiar 18x14cm
- Przewody od 1 do 5 mają wymiar 40x35cm
- Z powodu braku doświadczenia do komini nr 14-22 brak jest możliwości sprawdzenia długości przewodów kominiowych